


ESQUEMA DE DISTRIBUCION

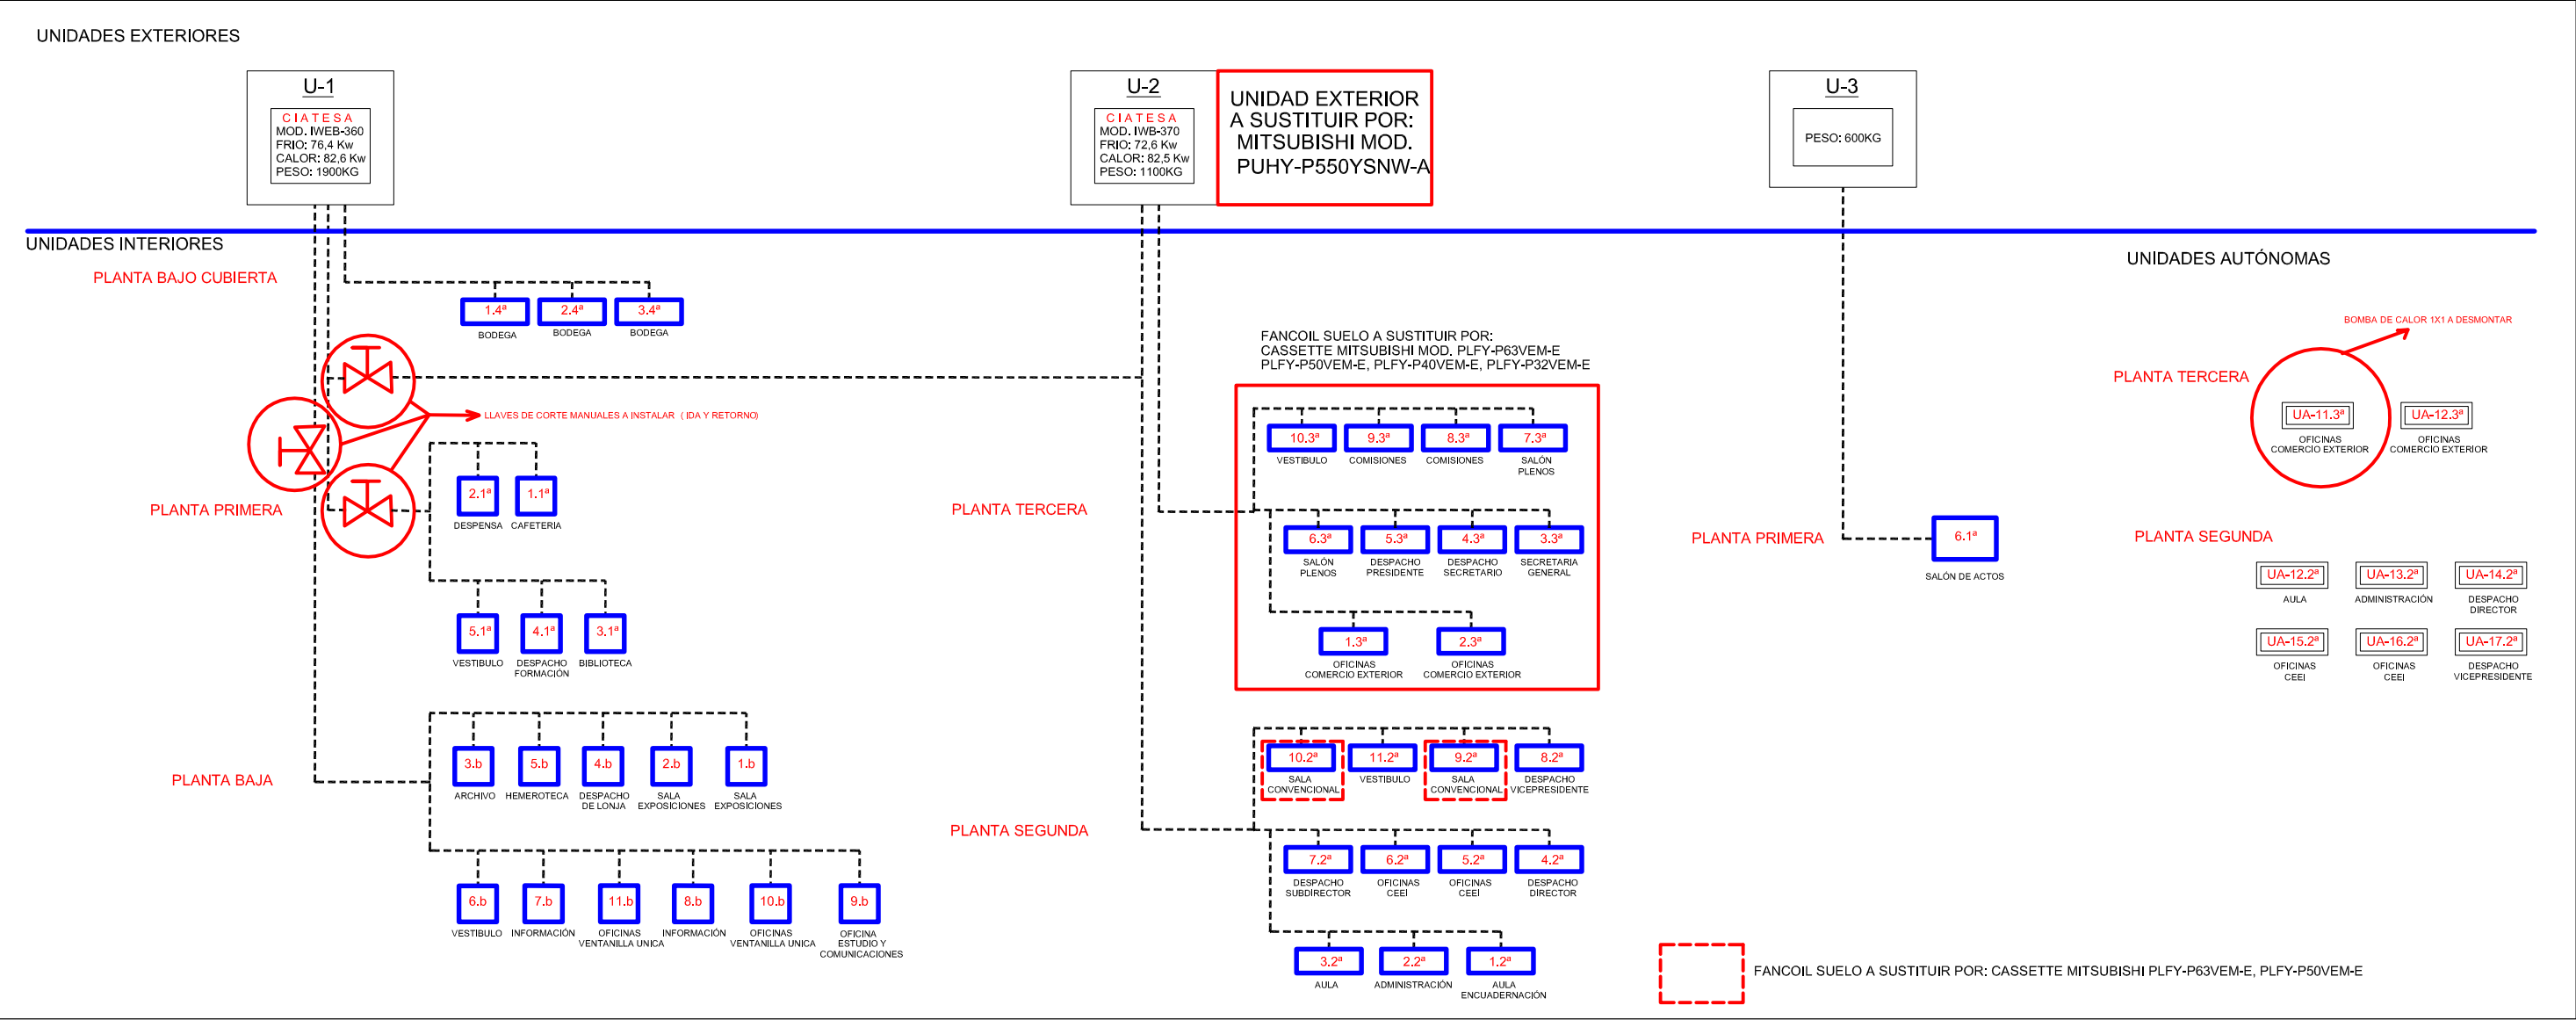

LAPORTA INGENIEROS, S.L.
OFICINA TECNICA DE PROYECTOS

PLAZA MAYOR, 20 3º-D (C. REAL) TEL. Y FAX: 926 23 08 88//MOVIL: 607 11 57 98//E-MAIL: carlos@laportaingenieros.es

INGENIERO T. INDUSTRIAL
Colegiado 159

**PROYECTO DE REFORMA DE LAS INSTALACIONES DE
CLIMATIZACION DE UN EDIFICIO DE OFICINAS**

ESQUEMA DE INSTALACIONES EXISTENTES Y A REFORMAR

FECHA
FEBRERO – 2018

SITUACION
C/ LANZA Nº 2
CIUDAD REAL

ESCALA
1/150

PLANO Nº

CARLOS LAPORTA MARTINEZ

CAMARA OFICIAL DE COMERCIO E INDUSTRIA DE CIUDAD REAL

5