






REPORTAJE FOTOGRÁFICO ESTADO ACTUAL PLANTA TERCERA

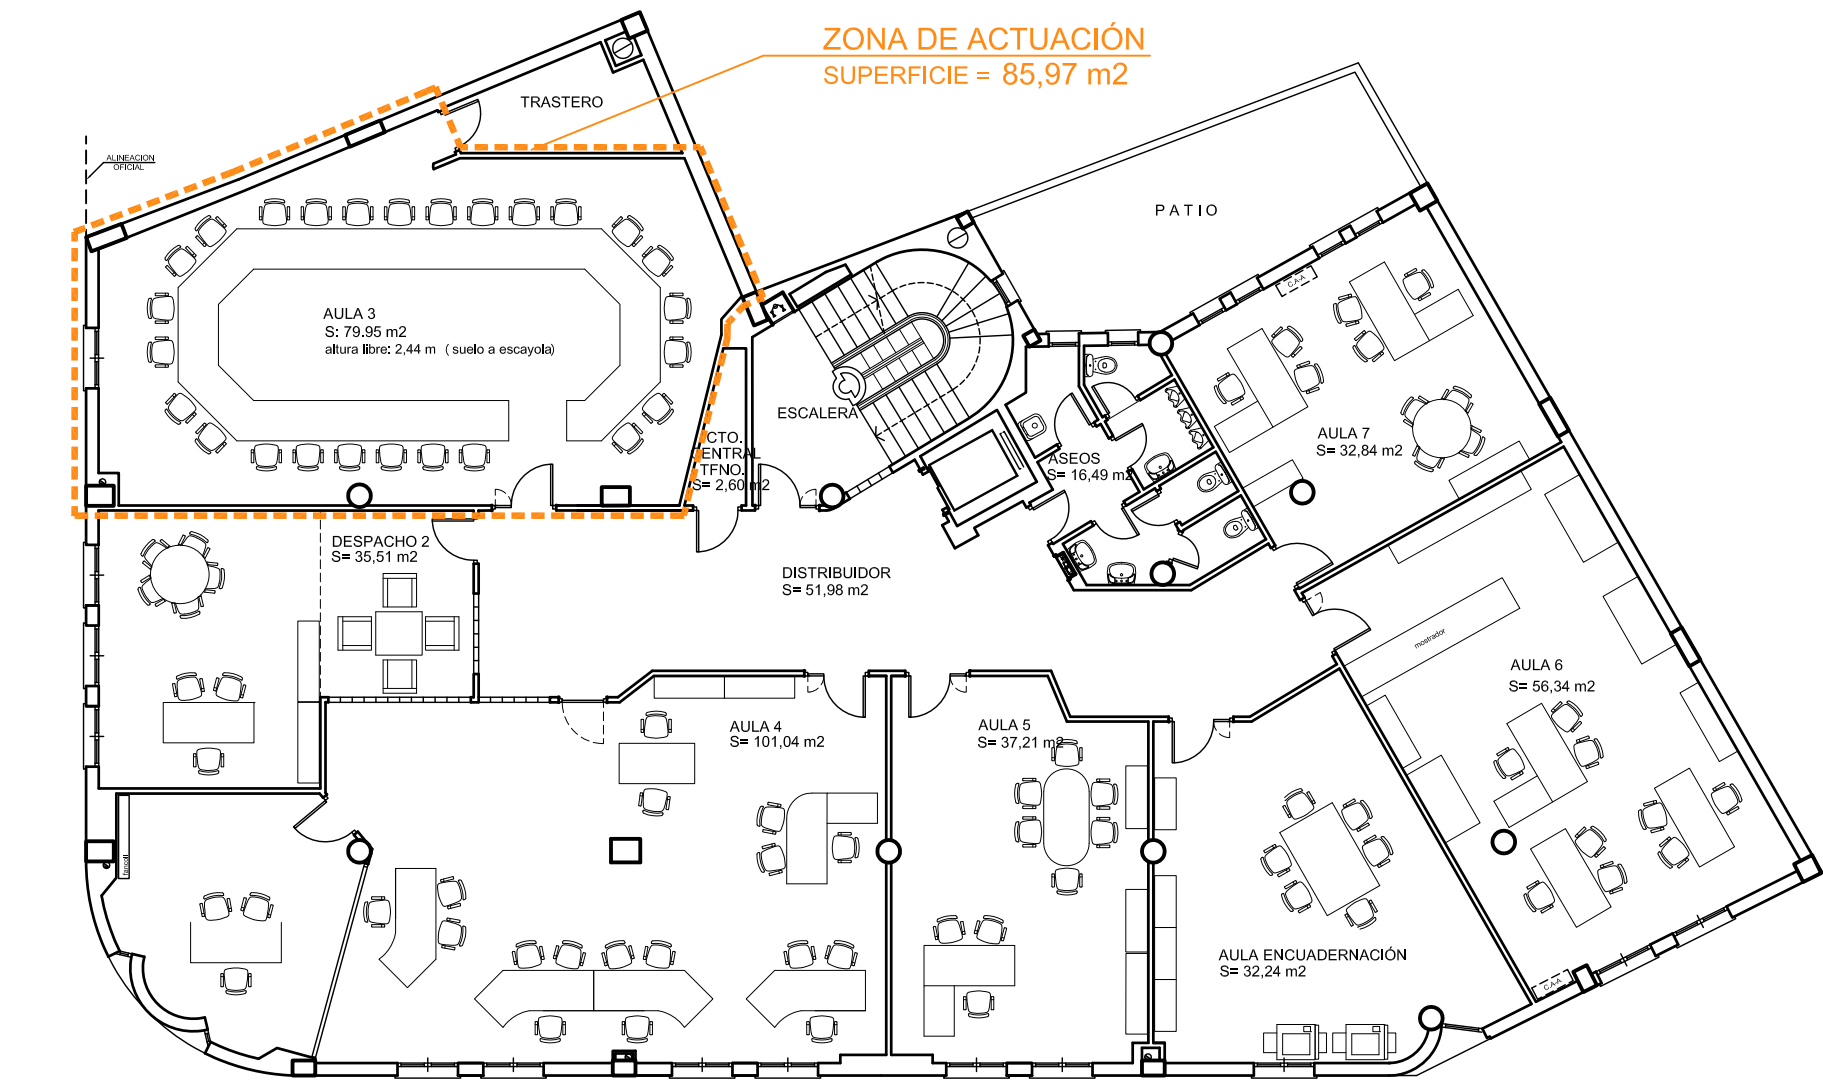

PLANTA SEGUNDA
ESCALA 1:150

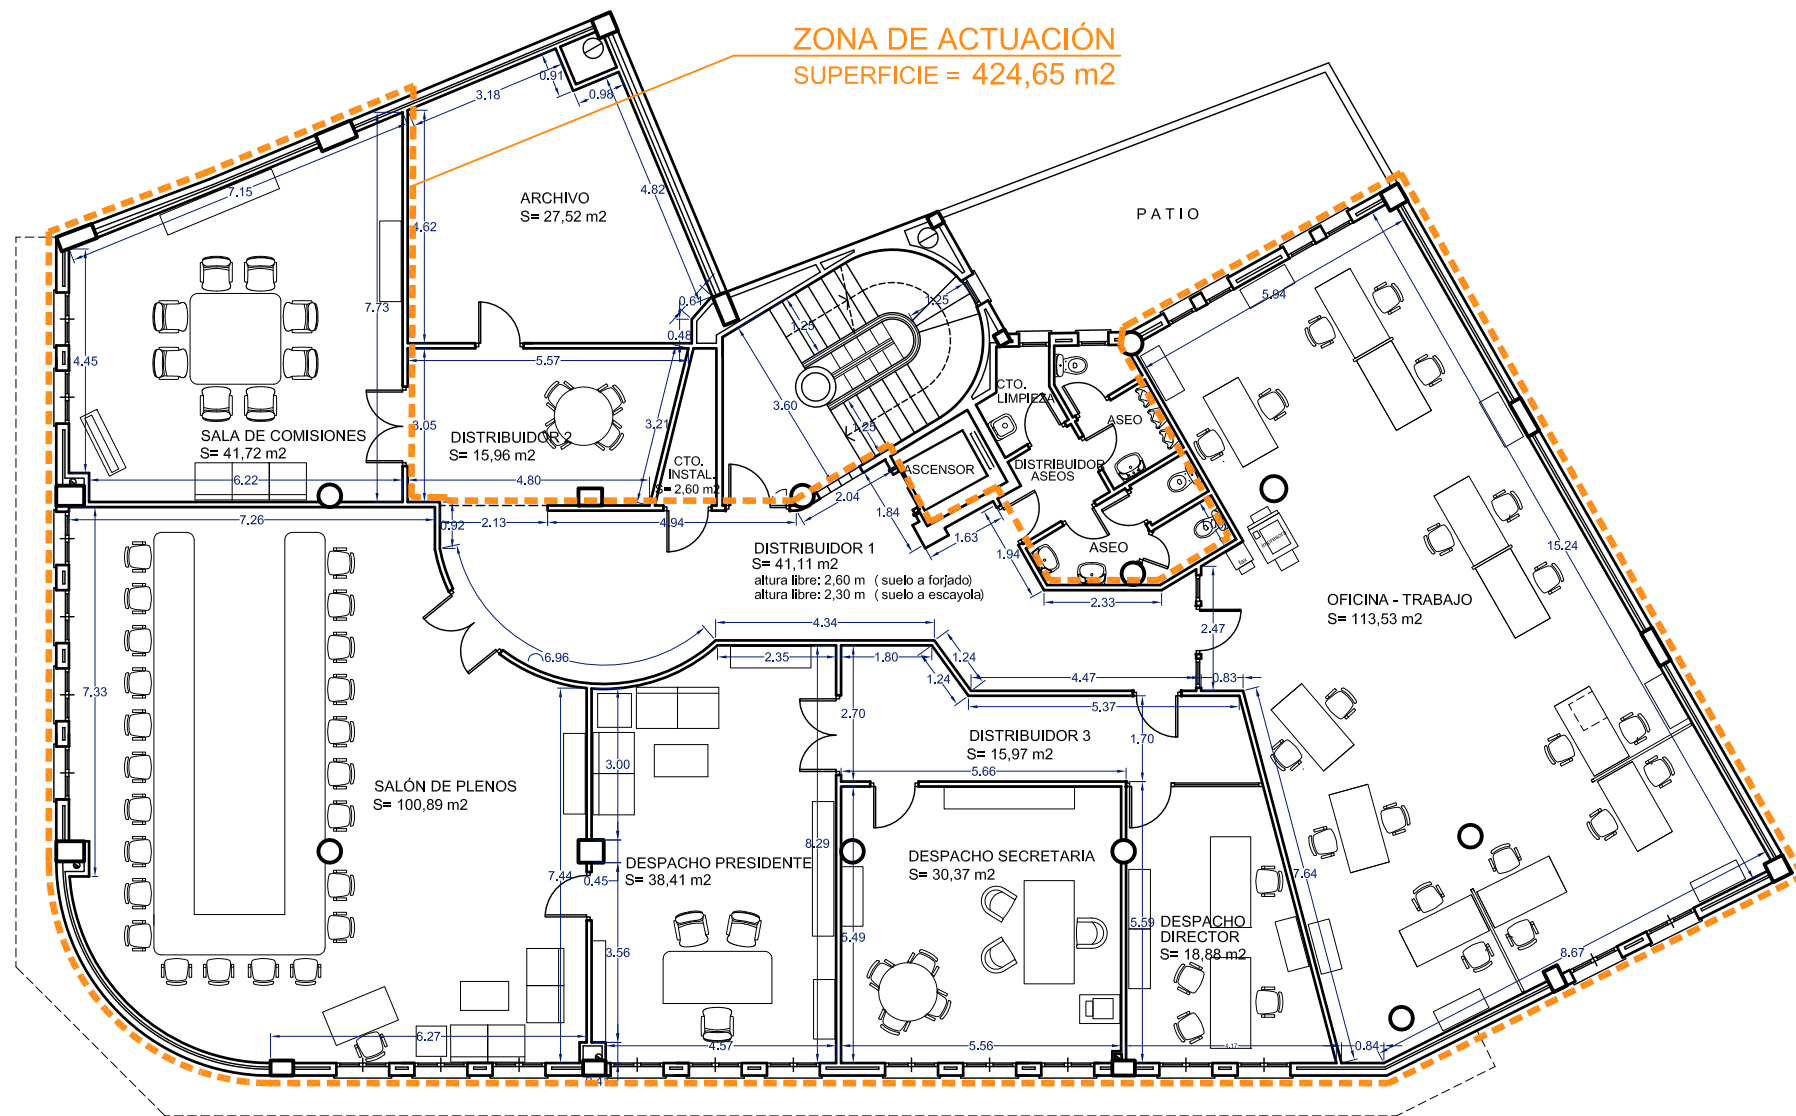

PLANTA TERCERA
ESCALA 1:150

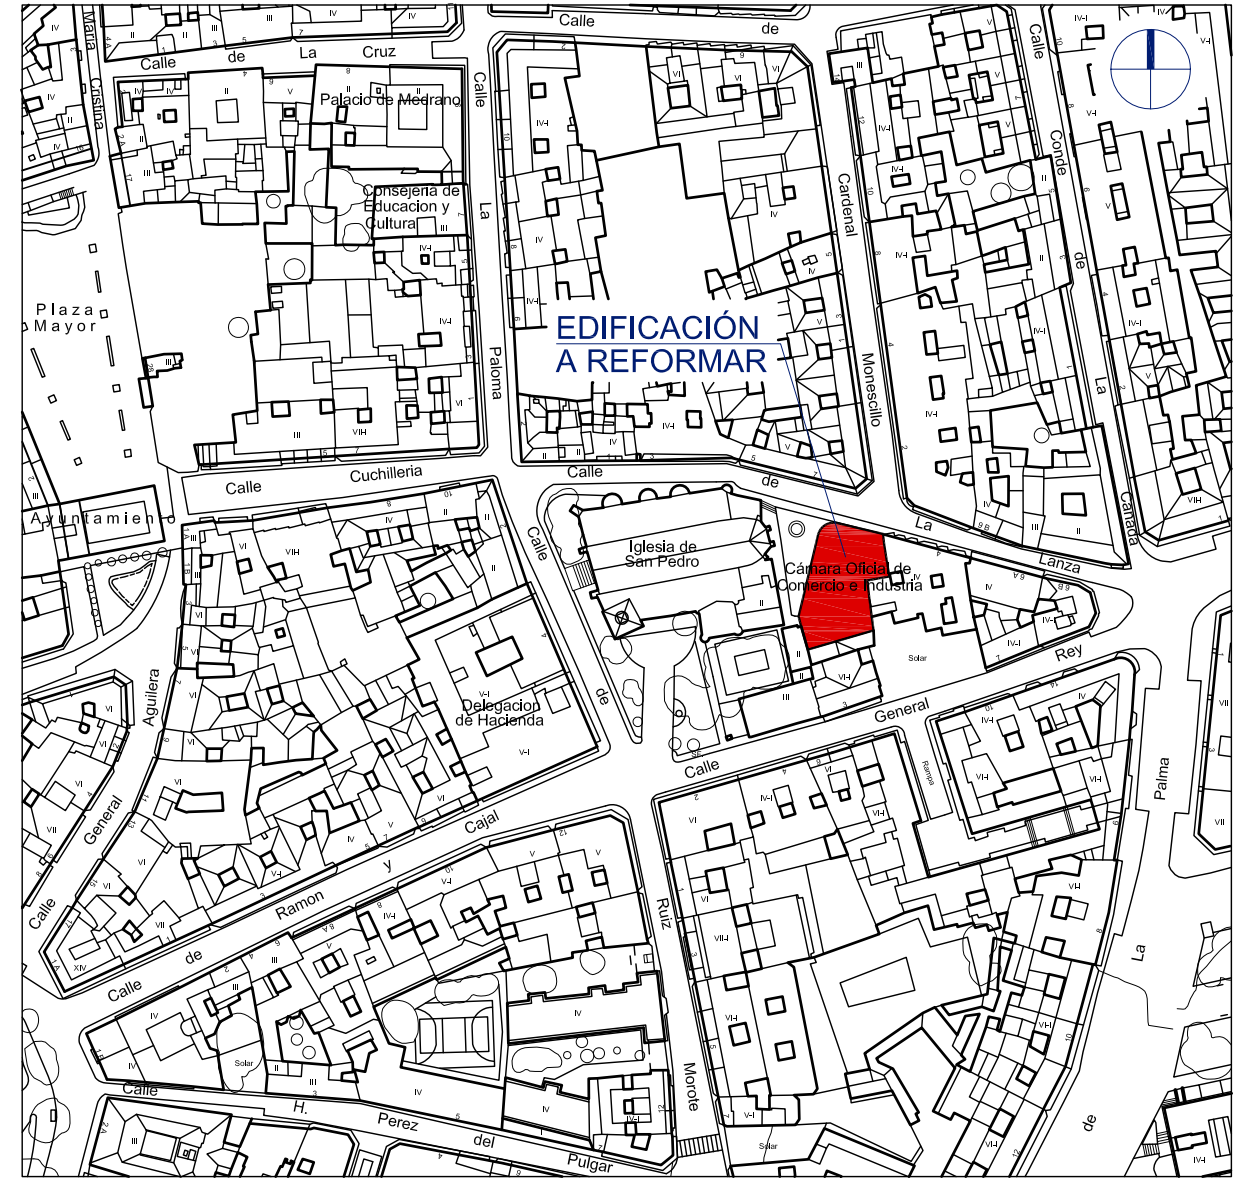

SITUACIÓN
ESCALA 1:1500

REFORMA DE INSTALACIONES DE CLIMATIZACIÓN EN PLANTAS SEGUNDA Y TERCERA EN EDIFICIO DE OFICINAS

SITUACIÓN
CALLE LANZA Nº 2
CIUDAD REAL

PLANO
SITUACIÓN, ZONAS DE ACTUACIÓN Y REPORTAJE FOTOGRÁFICO ESTADO ACTUAL

PROPIEDAD
CÁMARA OFICIAL DE COMERCIO E INDUSTRIA DE CIUDAD REAL

EQUIPO REDACTOR
JUNIO-2018

FEDERICO PÉREZ PARADA
ARQUITECTO COLEGIADO 01310 COACM

ALBERTO PÉREZ PARADA
ARQUITECTO COLEGIADO 01694 COACM

pérezparadaarquitectos
Avda. Lagunas de Ruidera 16 - 13004 Ciudad Real
Tel.: 926 25 55 44 - 926 25 55 45 - 662 33 91 00
E.mail: pparadaarquitectos@telefonica.net

EL PRESENTE DOCUMENTO ES COPIA DE SU ORIGINAL DEL QUE SON AUTORES LOS ARQUITECTOS DON FEDERICO PEREZ PARADA Y DON ALBERTO PEREZ PARADA. SU UTILIZACIÓN TOTAL O PARCIAL, ASÍ COMO CUALQUIER REPRODUCCIÓN O CESIÓN A TERCEROS, REQUERIRÁ LA PREVIA AUTORIZACIÓN EXPRESA DE SUS AUTORES. QUEDANDO EN TODO CASO PROHIBIDA CUALQUIER MODIFICACIÓN UNILATERAL DEL MISMO.